





Załącznik do pisma
nr RDN-RDN-M-65N-2.5/17
z dnia 18.01.2017r.



 Projektowana sieć wodociągowa
 Projektowane przyłącza wodociągowe
 Linia wyznaczająca odległość 8,0 m od prawejdzi jezdni drogi wojewódzkiej nr 964
 Linia wyznaczająca odległość 20,0 m od prawejdzi jezdni drogi wojewódzkiej nr 964
 Istniejąca sieć wodociągowa do umartwienia


1 : 1 0 0 0


Wiesław Szczygieł
geodeta uprawniony
31-065 Kraków, ul. E. Orzeszkowej 5/27
tel. 601 83 11 48
nr upr. 15109


7.122.12.20.3

[illegible]

PROEKO SYSTEM S. KOWALÓWKA		Nr rys.: 3.8	
Biuro: 31-525 Kraków ul. Zaleskiego 16, tel/fax 12 417-41-57		Skala: 1:1000	
TEMAT:	Budowa i przebudowa sieci wodociągowej wraz z infrastrukturą w miejscowościach Dzikonowice, Rudnik, Sieraków, Grajów, Wininary.	Branta: TS	
OBJEKT:	Sieć wodociągowa wraz z infrastrukturą	Faza: PW	
TRACIŚ:	Projekt Zagospodarowania Terenu - sekcja 7.122.12.20.1		
Projektant: mgr inż. Stanisław Kowalówka	Specjalność: instalacje elektroenergetyczne	Nr uprawnień: UP-UN-197. 30387	Podpis
Wzrostający: mgr inż. Tomasz Jeleń	Specjalność: sieci, instalacje i urządzenia	Nr uprawnień: Nr ewid. 97/2001	Podpis
Opracował:			
			Data: Grudzień 2016

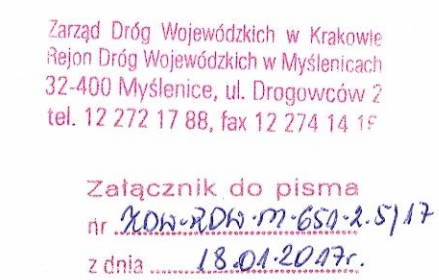


	Projektowana sieć wodociągowa
	Projektowane przyłącza wodociągowe
	Linia wyznaczająca odległość 8,0 m od krawędzi jezdni drogi wojewódzkiej nr 964
	Linia wyznaczająca odległość 20,0 m od krawędzi jezdni drogi wojewódzkiej nr 964
	Istniejąca sieć wodociągowa do umiartwienia

 
PROEKOSYSTEM S. KOWALÓWKA		Nr rys.: 3.12	
Bluro: 31-525 Kraków ul. Zaleskiego 16, tel/fax 12 417-41-57			
TEMAT:	Budowa i przebudowa sieci wodociągowej wraz z infrastrukturą w miejscowościach Dziekanowice, Rudnik, Sieraków, Grajów, Winary.		
OBJEKT:	Ściek wodociągowa wraz z infrastrukturą		
TREŚĆ:	Projekt Zagospodarowania Terenu - sekcja 7.122.12.20.3		
Projektant: mgr inż. Stanisław Kowalowski	Specjalność: projektowanie inżynierii w zakresie sieci zewnetrznych	Nr uprawnień: UAH-UPR. 96387	Podpis 
Opracował: mgr inż. Tomasz Jedynak	Specjalność: projekt. stud. instalacji i urządzeń sanitarnie	Nr uprawnień: Nr. ewid. 97/2001	Podpis 
Data:	Data:		
	Gruździec 2016		

Mapa do celów projektowych

Wiesław Szczygieł
geodeta uprawniony
31-065 Kraków, ul. E. Orzeszkowej 5/27
tel. 601 83 11 48
nr upr. 15109

7.122.12.25.1

Prowadzący listę, do niniejszego formularza składa następujący wniosek: 1. o wydanie listy kartoteczowej; 2. o wydanie karty; 3. o wydanie informacji wpisanej do ewidencji; 4. materiału pulewowej zasoby 5. kartoteczowej i kartoteczowej.	
Organ prowadzący pulę zasoby (nazwa i kategoria)	Starosta Powiatu Myśliborskiego
Identyfikator ewidencyjny materiału zasoby - operacji technicznej	P.1209 20 16 5 03 4
Data wypisania operacji technicznej do ewidencji materiału zasoby	9.02 71 61
Imię, nazwisko i podpis osoby reprezentującej organ	za up. STAROSTY  mgr inż. Katarzyna Żytko ZASTĘPCA KIEROWNIKA

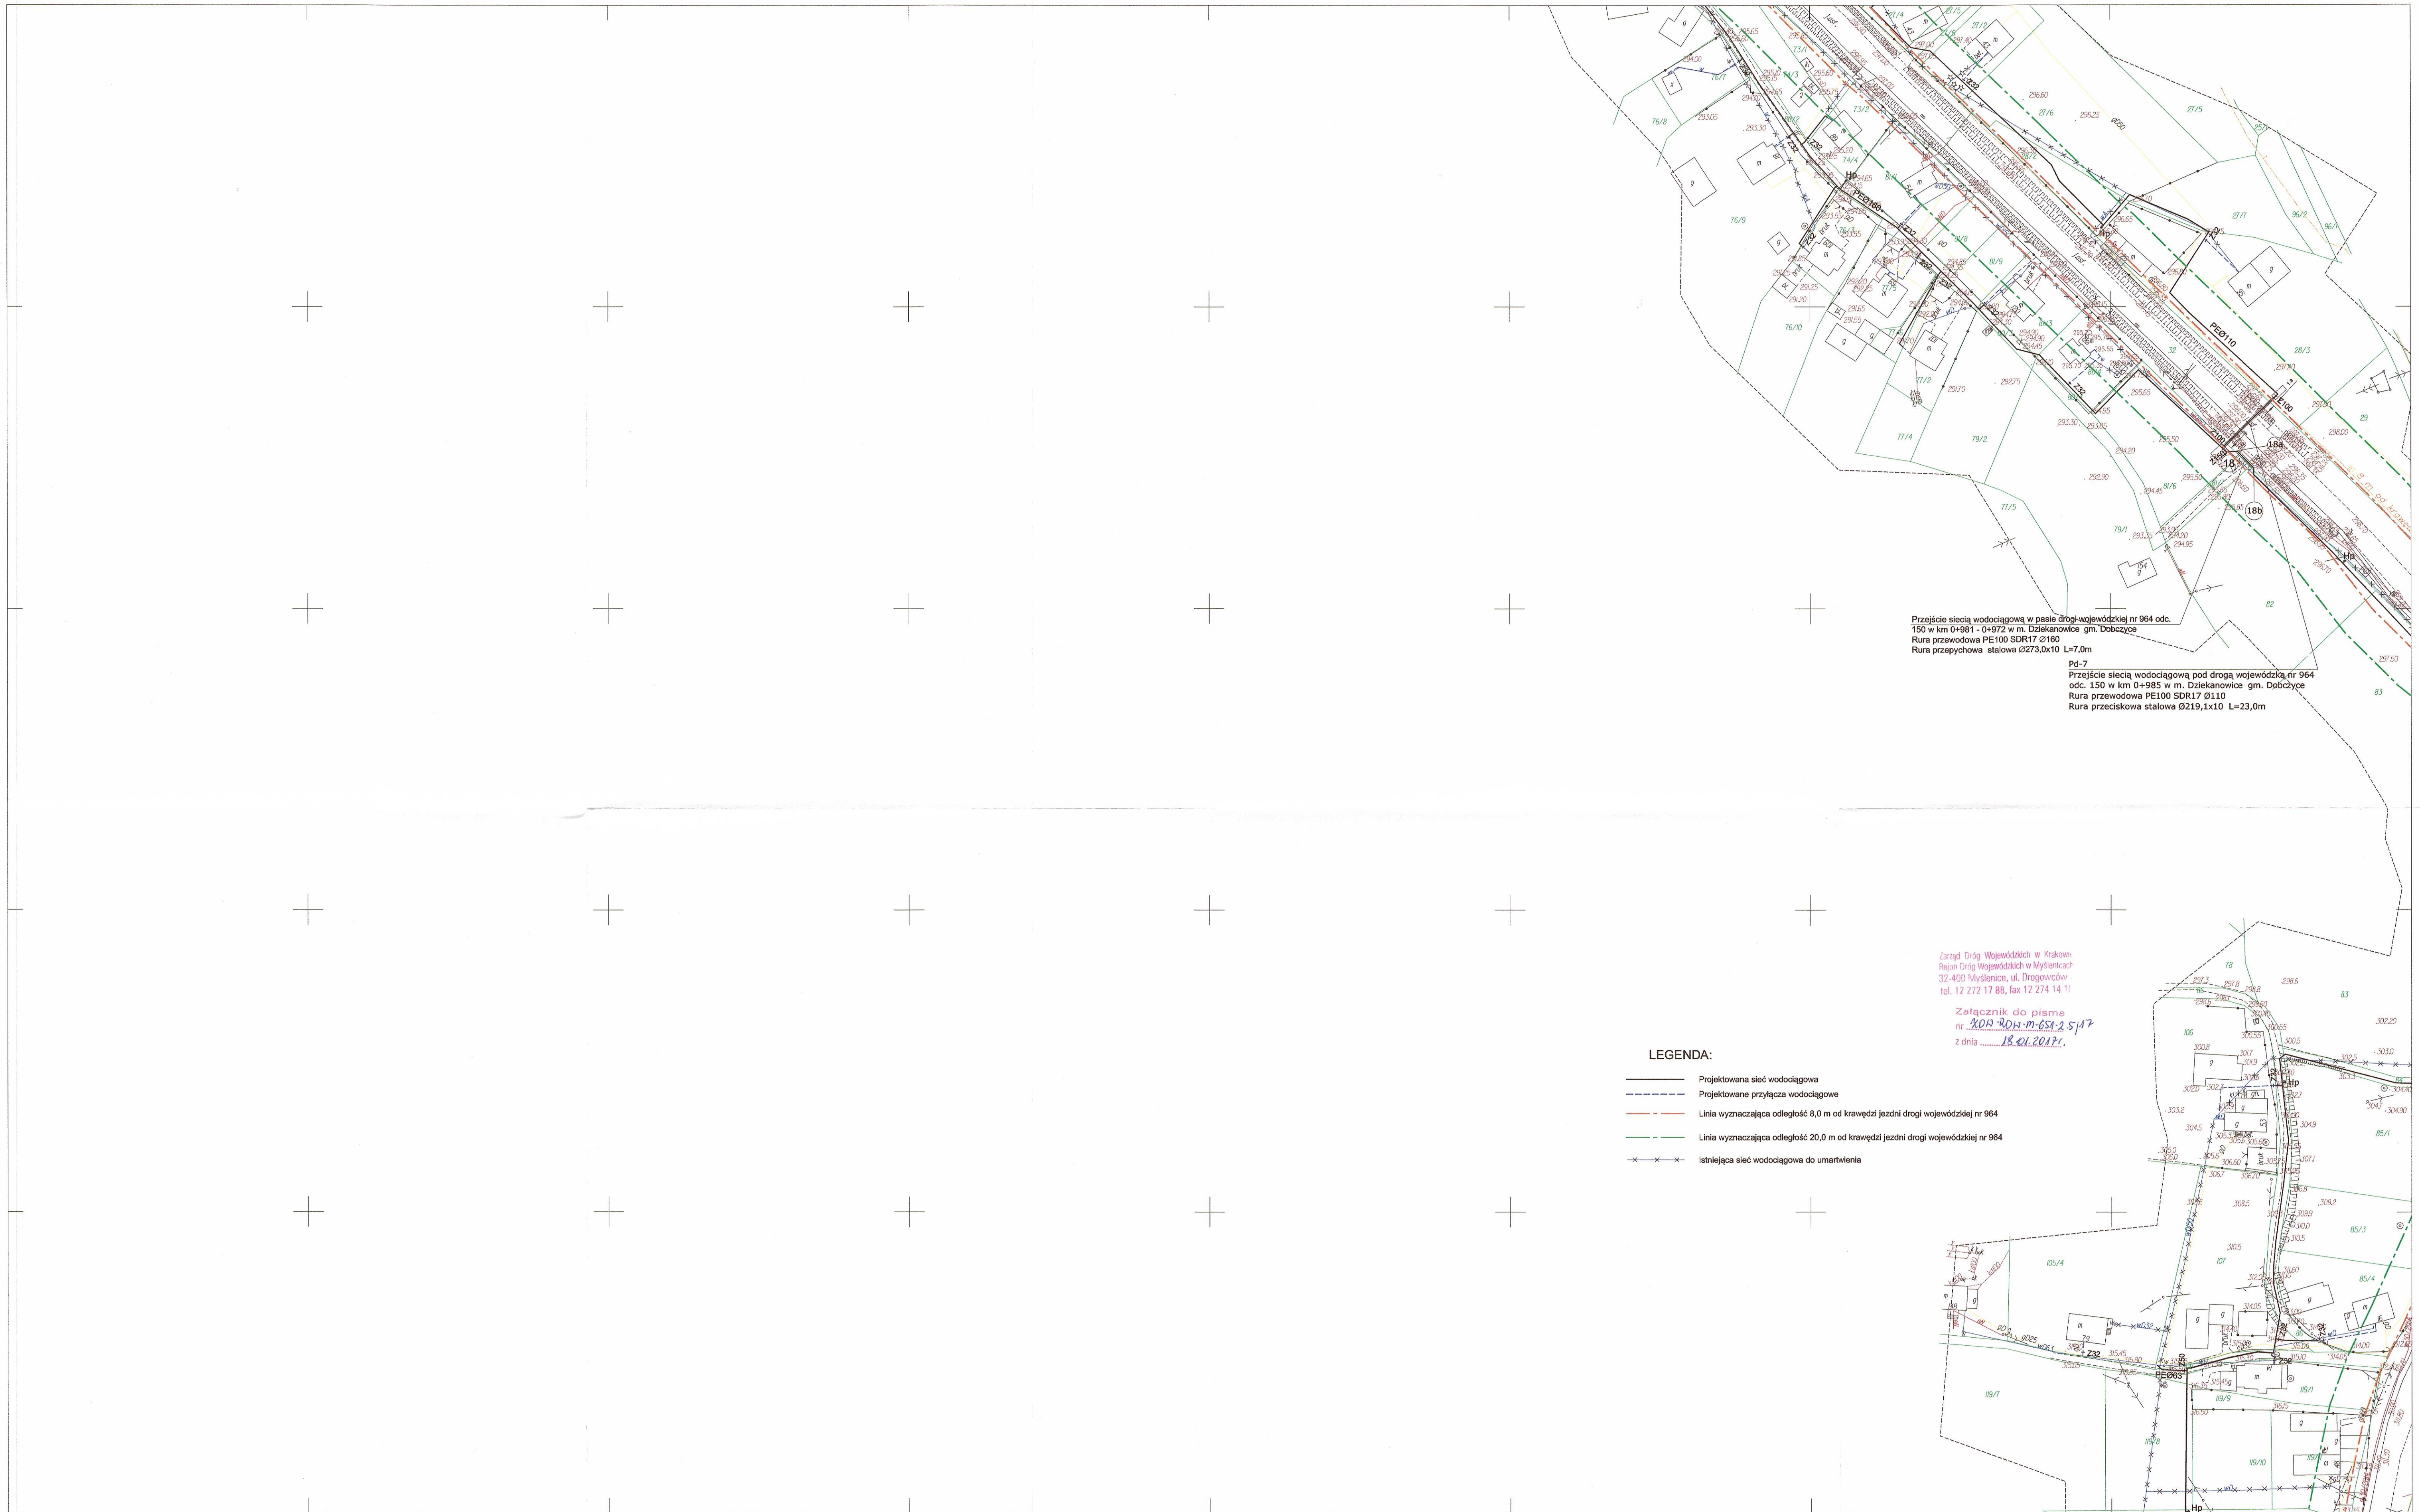

7.122.12.25.1
1:1000

Mapa do celów projektowych

Wiesław Szczygieł
geodeta uprawniony
31-065 Kraków, ul. E. Orzeszkowej 5/27
tel. 601 83 11 48
nr upr. 15109

Powiatowa śluz, ze smaltowej powierzchni szkodliwych wycieków zainicjowanych w kategoriach: ...	
...	
Organ prowadzący państwowy zasób archeologiczny i kartograficzny	Starosta Powiatu Myślibożskiego
Identyfikator ewidencyjny materiału zasobu - operatu technicznego	P.1209.20 16
Data wpisania operatu technicznego do ewidencji materiału zasobu	9102 71 61
Imię, nazwisko i podpis osoby reprezentującej organ	...
3 up. STAROSTA	

PROEKO SYSTEM S. KOWALÓWA				Nr rys.: 3.14
Bluro: 31-525 Kraków ul. Zaleskiego 16, tel/fax 12 417-41-57				
TEMAT:	Budowa i przebudowa sieci wodociągowej wraz z infrastrukturą w miejscowościach Dziekanów, Rudnik, Sieraków, Grajów, Winiary.			Skala: 1:1000
OBJEKT:	Sieć wodociągowa wraz z infrastrukturą			branża: TS
TRZĘD:	Projekt Zagospodarowania Terenu - sekcja 7.122.12.25.1			Faza: PW
Projektant: mgr inż. Stanisław Kowalowski	Specjałność: instalacyjno-inżynierska w zakresie sieć zewnętrznych	Nr uprawnień: UAM-UP. 3638/9	Podpis	Data:
Sprawdzający: mgr inż. Tomasz Jeleńko	Specjałność: mgr inż. Tomasz Jeleńko	Nr uprawnień: N. ew. 97/2001	Podpis	Data: Grudzień 2016
Opracował:			Podpis	



Podpiszcie się, za niniejszy dokument został odpowiadający w wyniku przebiegu gospodarczego i karologicznego, skądinąd niekiedy zwolnić z obowiązku wypłaty do ewidencji materiałów państwowej Zasady gospodarczego i karologicznego	
Organ prowadzący państwowy zasób gospodarczy i karologiczny	Starosta Powiatu Myślibożyc
Identyfikator ewidencyjny materiału zasobu - operacja techniczna	1209.20.16.503
Data wypłaty operacji technicznej do ewidencji materiału zasobu	19 12 2016
Imię, nazwisko i podpis osoby reprezentującej organ	 mgr inż. Andrzej Kuczyński ZASTĘPCA KIEROWNIKA



X=5529700.00
Y=7434500.00

Wszystkie dane techniczne w terenie
nie należy wchodzić w teren
nie należy wchodzić w teren
MAPA DO CELÓW PROJEKTOWYCH	
skala 1:1000 powiat myślenicki jednostka Dobczyce-G obręb Rudnik działka 297,298/4,298/9	sekcja 7.12.12.05.1
Układ odliczenia wysokości Konsztal 86 Układ współrzędnych 2000 Sytuacja zgodna z terenem na październik 2016	Identyfikator ewidencyjny materiału zasobu - operatu technicznego 20.09.20.16.5.033
Wykonano: dn. 20.10.2016 L.k.s.rob. 2802/2016 Nr ew. 201.6640.4261/2016	Data wykonania operatu technicznego do ewidencji materiałów zasobu 02.12.2016
BIURO TECHNICZNE GEODEX II 31-065 Kraków, ul. E. Orzeszkowej 5/27 tel. 601 83 11 48 nr ew. 15109	up. S. AROSTY ZASTĘPCA KIEROWNIKA Kierownik: Kierownik, Kierownik i Kierownik

ul. Dróg Wojewódzkich w k.m.
2-400 Myślenice, ul. Dm.
4.12.272 17 88, fax 12 2

Załącznik do pisma
nr 201.701.16.51.2.5/14
z dnia 18.01.2017.

LEGENDA:

- Projektowana sieć wodociągowa
- - - - - Projektowane przyłącza wodociągowe
- Linia wyznaczająca odległość 8,0 m od krawędzi jezdni drogi wojewódzkiej nr 964
- Linia wyznaczająca odległość 20,0 m od krawędzi jezdni drogi wojewódzkiej nr 964
- Istniejąca sieć wodociągowa do umiarkowania

7.12.12.05.1
1:1000

Mapa do celów projektowych

wyk. w 2016r. przez:

BIURO TECHNICZNE GEODEX II
31-065 Kraków ul. E. Orzeszkowej 5


Wiesław Szczygiel
geodeta uprawniony
31-065 Kraków, ul. E. Orzeszkowej 5/27
tel. 601 83 11 48
nr ew. 15109

7.12.12.05.3

7.12.12.05.2

Przebieg metodą bezrozkopową rura przewodowa PE Ø160 L=49,0m	Identyfikator ewidencyjny materiału zasobu - operatu technicznego 20.09.20.16.5.033
Data wykonania operatu technicznego do ewidencji materiałów zasobu 19.12.2016	up. S. AROSTY ZASTĘPCA KIEROWNIKA Kierownik: Kierownik, Kierownik i Kierownik
Inię, nazwisko i podpis osoby reprezentującej organ	mgr inż. Tomasz Jelonk

PROJEKOSYSTEM S. KOWALÓWKA Biuro: 31-525 Kraków ul. Zaleskiego 16, tel/fax 12 417-41-57		Nr rys.: 3.20
TEMAT: Budowa i przebudowa sieci wodociągowej wraz z infrastrukturą w miejscowościach Dziekanowice, Rudnik, Sieraków, Grajów, Winiary.		Skala: 1:1000
OBIEKT: Sieć wodociągowa wraz z infrastrukturą		Brzoza: TS
TREŚĆ: Projekt Zagospodarowania Terenu - sekcja 7.12.12.05.1		Faza: PW
Projektant: mgr inż. Stanisław Kowalówka	Specjalność: Instalacyjno-inżynierska w zakresie sieci zewnętrznych sanitarnych	Nr uprawnień: UAN/Upr. 303/87
Sprawdzający: mgr inż. Tomasz Jelonk	Podpis	Nr ewid. 87/2001
Opracował: mgr inż. Tomasz Bargiel	Podpis	
Data: Grudzień 2016		

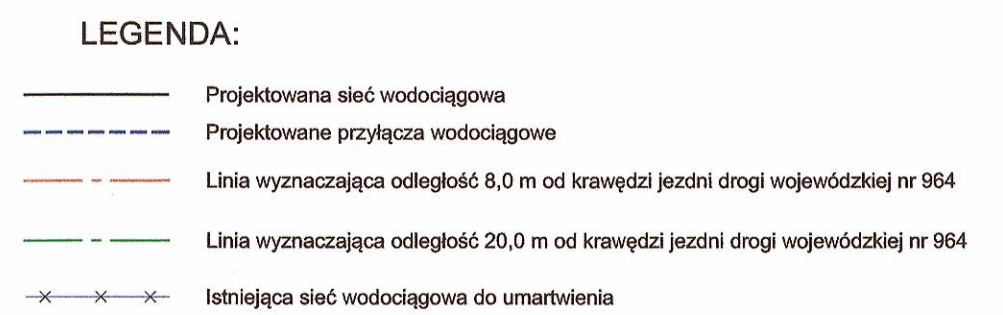

PROEKSYSYSTEM S.A. KOWALÓWKA Biuro: 31-025 Kraków ul. Żeleńskiego 16, tel/fax 12 417-41-57			Nr rys.: 3.21
TEMAT: Budowa i przebudowa sieci wodociągowej wraz z infrastrukturą w miejscowościach Dziekanowice, Rudnik, Sieraków, Grajów, Winiary	Skala: 1:1000		
OBJEKT: Sieć wodociągowa wraz z infrastrukturą	Branża: TS		
TRZEŚĆ: Projekt Zagospodarowania Terenu - sekcja 7.12.12.05.2	Faza: PW		
Projektant: mgr inż. Stanisław Kowalczyk Sprawdzający: mgr inż. Tomasz Jędrzejak Opracował: mgr inż. Tomasz Białek	Specjalność: malobagrowo-rolnicza w zakresie sieci zewnętrznych	Nr uprawnień: U.N.N.: 06363/87	 Data: Grudzień 2016
	Specjalność: sieci, instalacje i urządzenia sanitarne	Nr uprawnień: Nr. ewid. 97/2001	